



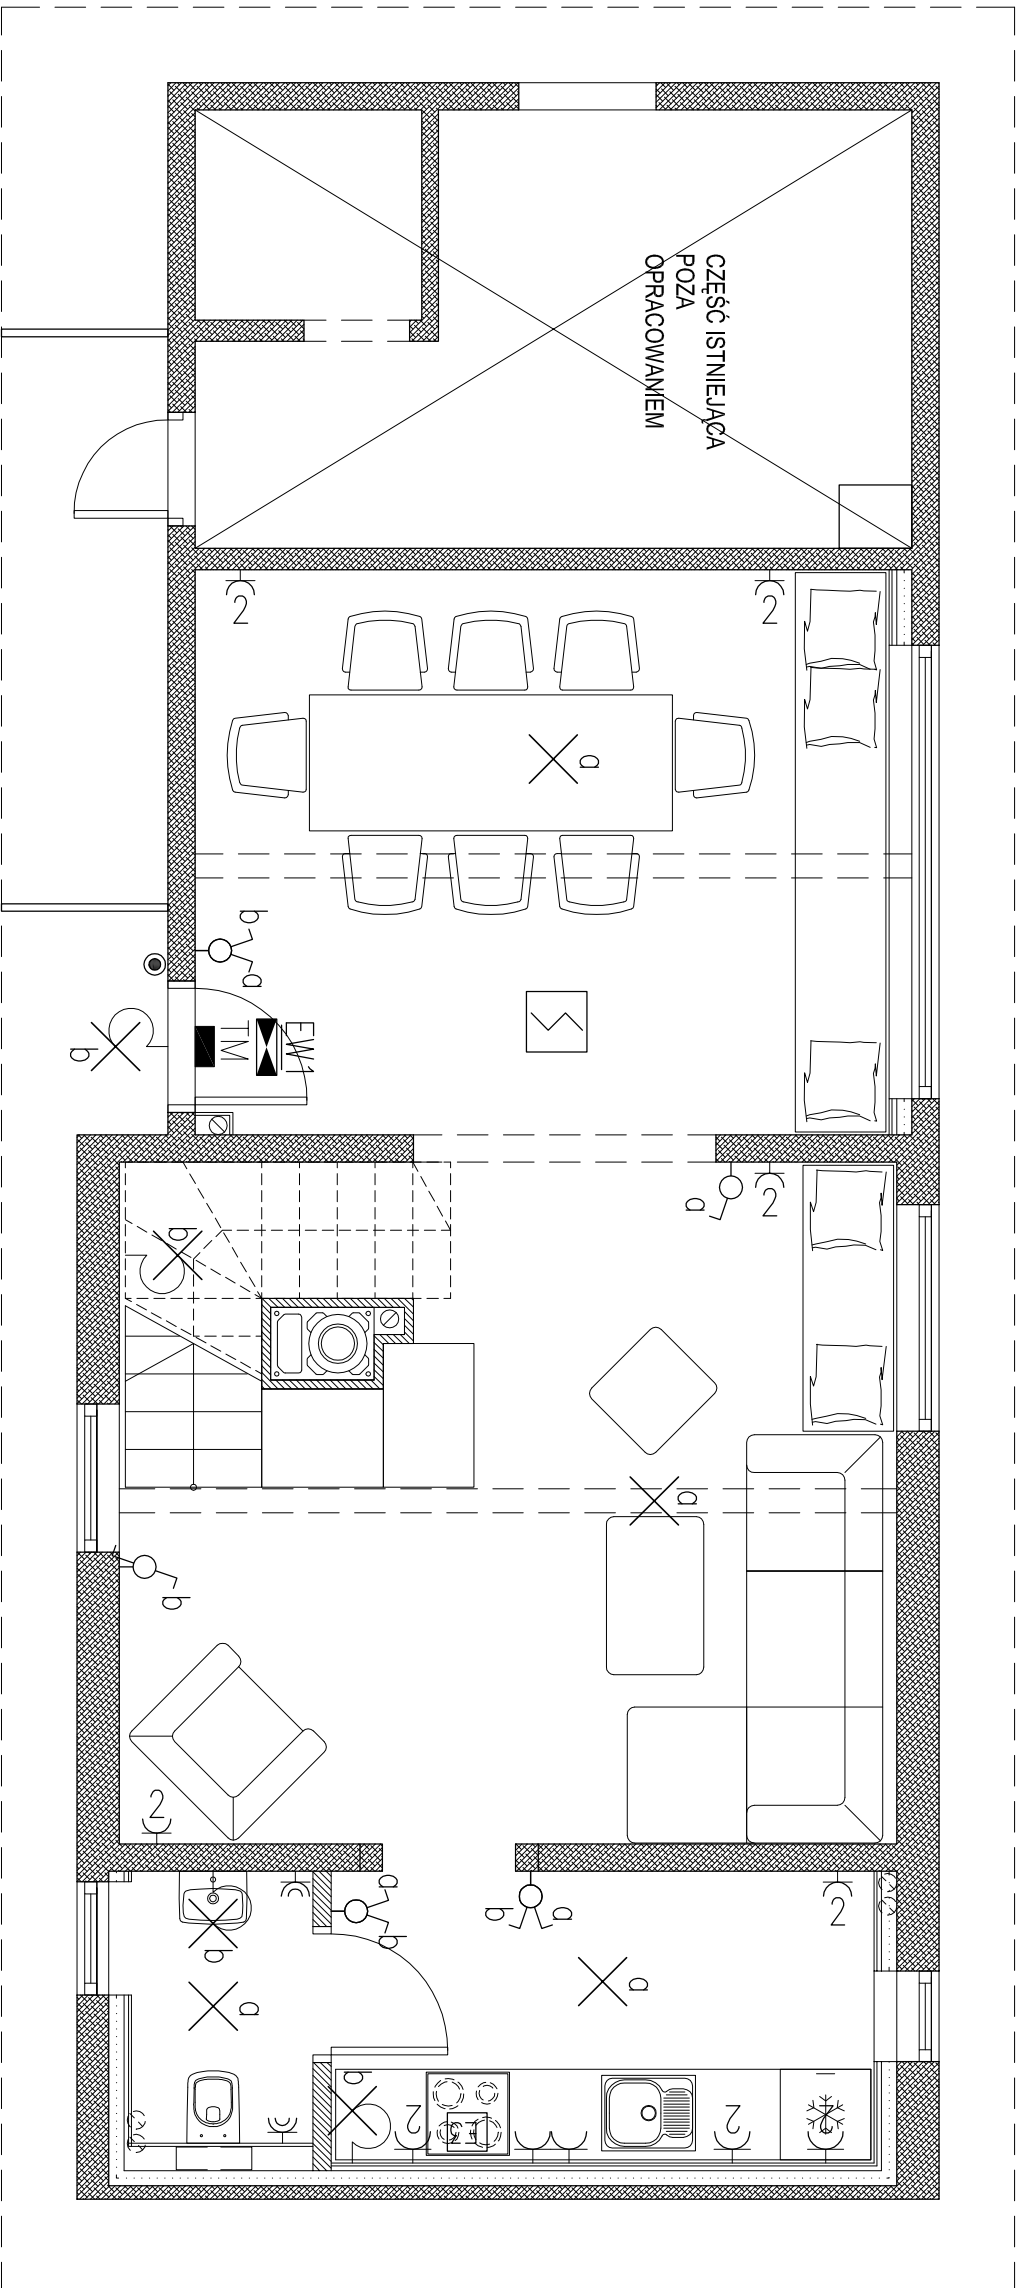

OZNACZENIA:

- GNIAZDO 2P+Z 250/16A IP-20
- GNIAZDO 2P+Z 250/16A IP-44
- WYPUST SUFITOWY INSTALACJI OŚWIETLENIA
- WYPUST ŚCIENNY INSTALACJI OŚWIETLENIA
- ŁĄCZNIK POJEDYNCZY 10A/250V IP20
- ŁĄCZNIK ŚWIECZNIKOWY 10A/250V IP20
- ŁĄCZNIK POJEDYNCZY "SCHODOWY" 10A/250V IP20
- ŁĄCZNIK ŚWIECZNIKOWY "SCHODOWY" 10A/250V IP20
- ŁĄCZNIK PRZYCISK DZWONEK 10A/250V IP20
- OPRAWA NASYROPOWA 2x18W IP20
Z MODULEM AWARYJNYM 2h AT
- OPRAWA KIERUNKOWA 9W IP20
Z MODULEM AWARYJNYM 2h AT
- CZUJKA ADR-20 N

TEMAT :	BAZA GÓRSKA PRZY SZLAKU PTTK W CIĘCINIE GÓRNEJ		
INWESTOR :	FUNDACJA GÓROM, ul. św. Katarzyny 187 34-350 CIĘCINA		
LOKALIZACJA :	dz nr 3563/11, Cięcina, gm. Węgierska Górka		
RYSUNEK :	RZUT PARTERU - ELEKTRYKA	Skala 1 : 50	NR RYS. E01

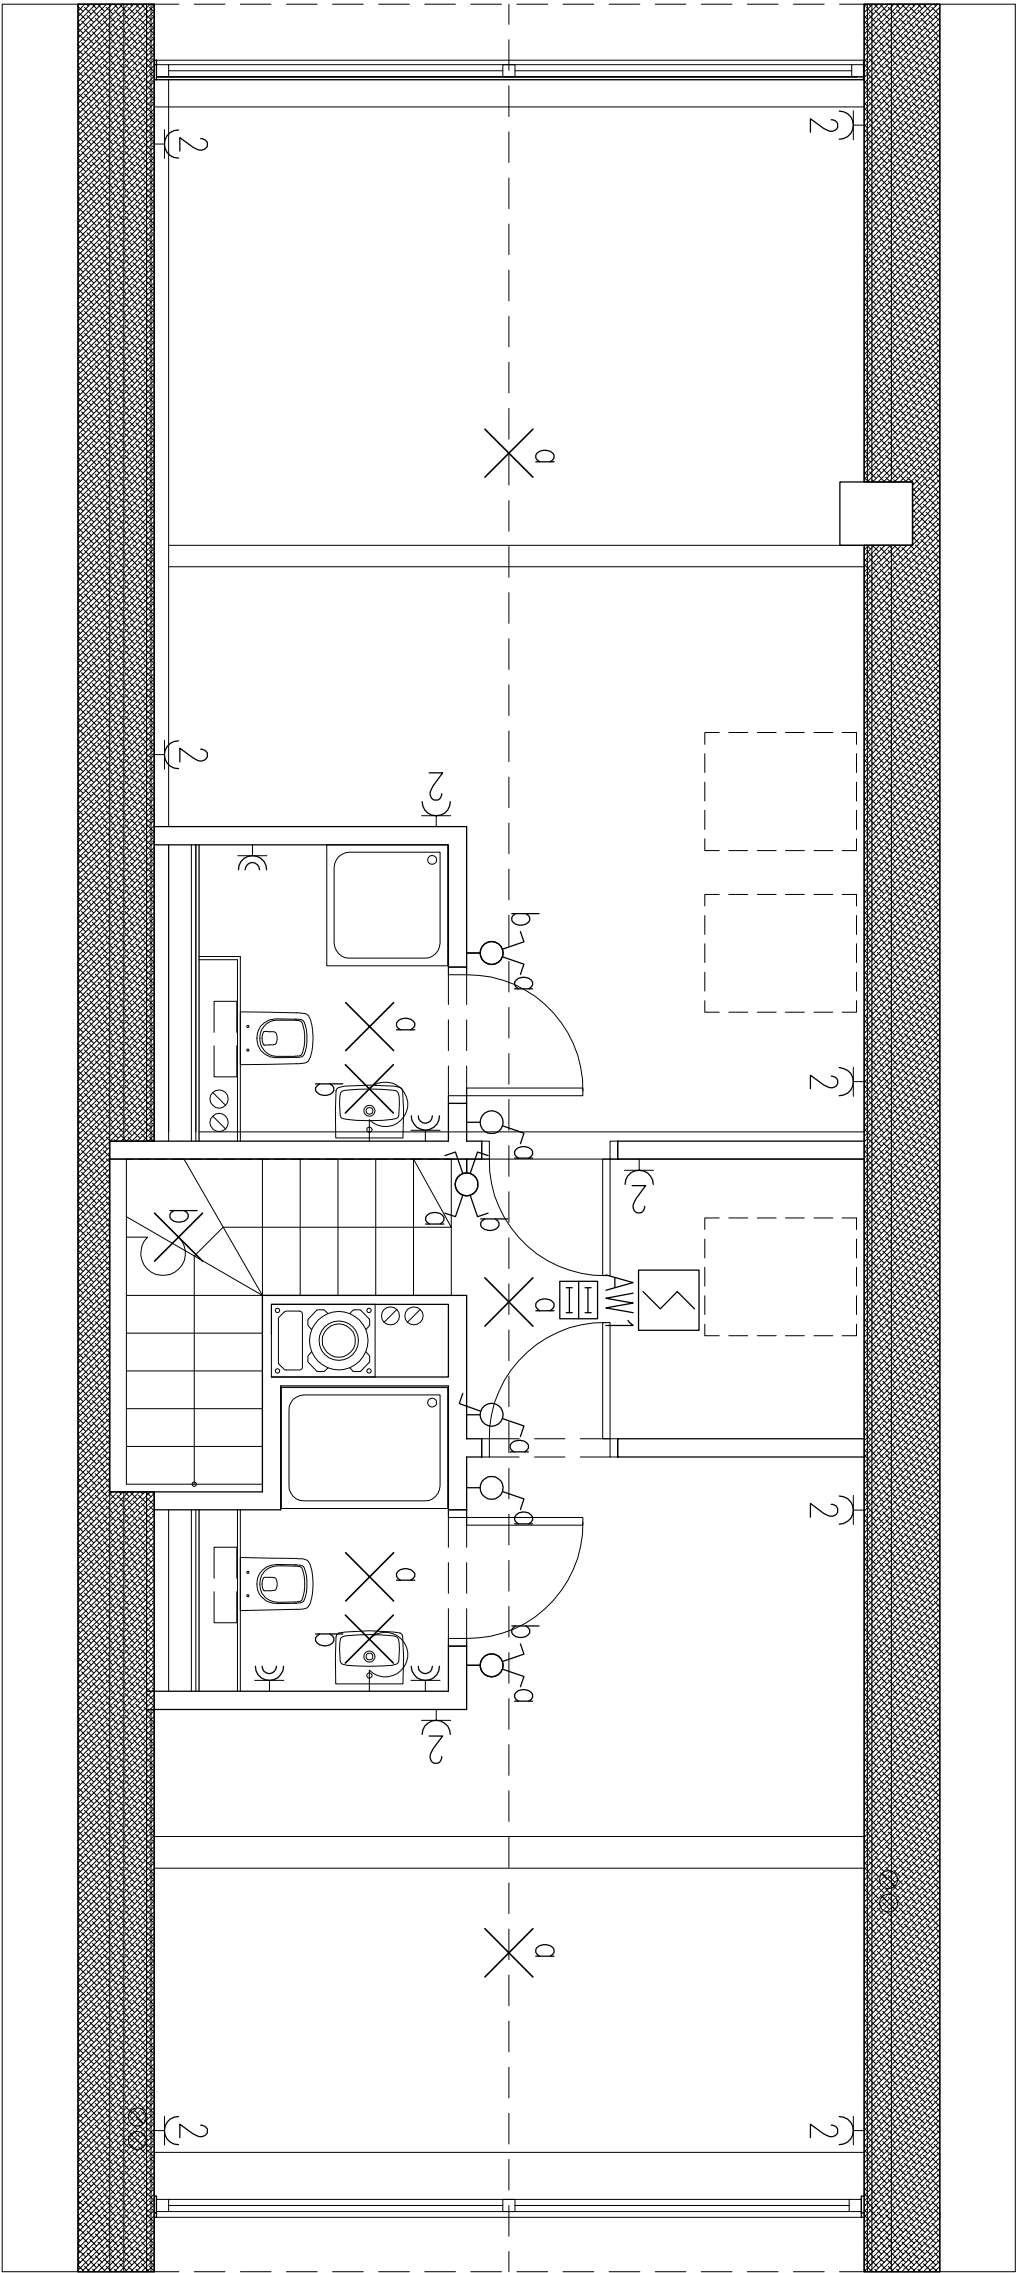


OZNACZENIA:

- Gniazdo 2P+Z 250/16A IP-20
- Gniazdo 2P+Z 250/16A IP-44
- Wypust sufitowy instalacji oświetlenia
- Wypust ścienny instalacji oświetlenia
- Łącznik pojedynczy 10A/250V IP20
- Łącznik dwuprzewodowy 10A/250V IP20
- Łącznik pojedynczy "Schodowy" 10A/250V IP20
- Łącznik dwuprzewodowy "Schodowy" 10A/250V IP20
- Łącznik przycisk dzwonek 10A/250V IP20
- Oprawa naszyrowa 2x18W IP20 z modulem awaryjnym 2h AT
- Oprawa kierunkowa 9W IP20 z modulem awaryjnym 2h AT
- Czujka ADR-20 N

TEMAT :	BAZA GÓRSKA PRZY SZLAKU PTTK W CIĘCINIE GÓRNEJ		
INWESTOR :	FUNDACJA GÓROM, ul. św. Katarzyny 187 34-350 CIĘCINA		
LOKALIZACJA :	dz nr 3563/11, Cięcina, gm. Węgielska Górka		
RYSUNEK :	RZUT PODDASZA - ELEKTRYKA	Skala 1 : 50	NR RYS. E02

1427

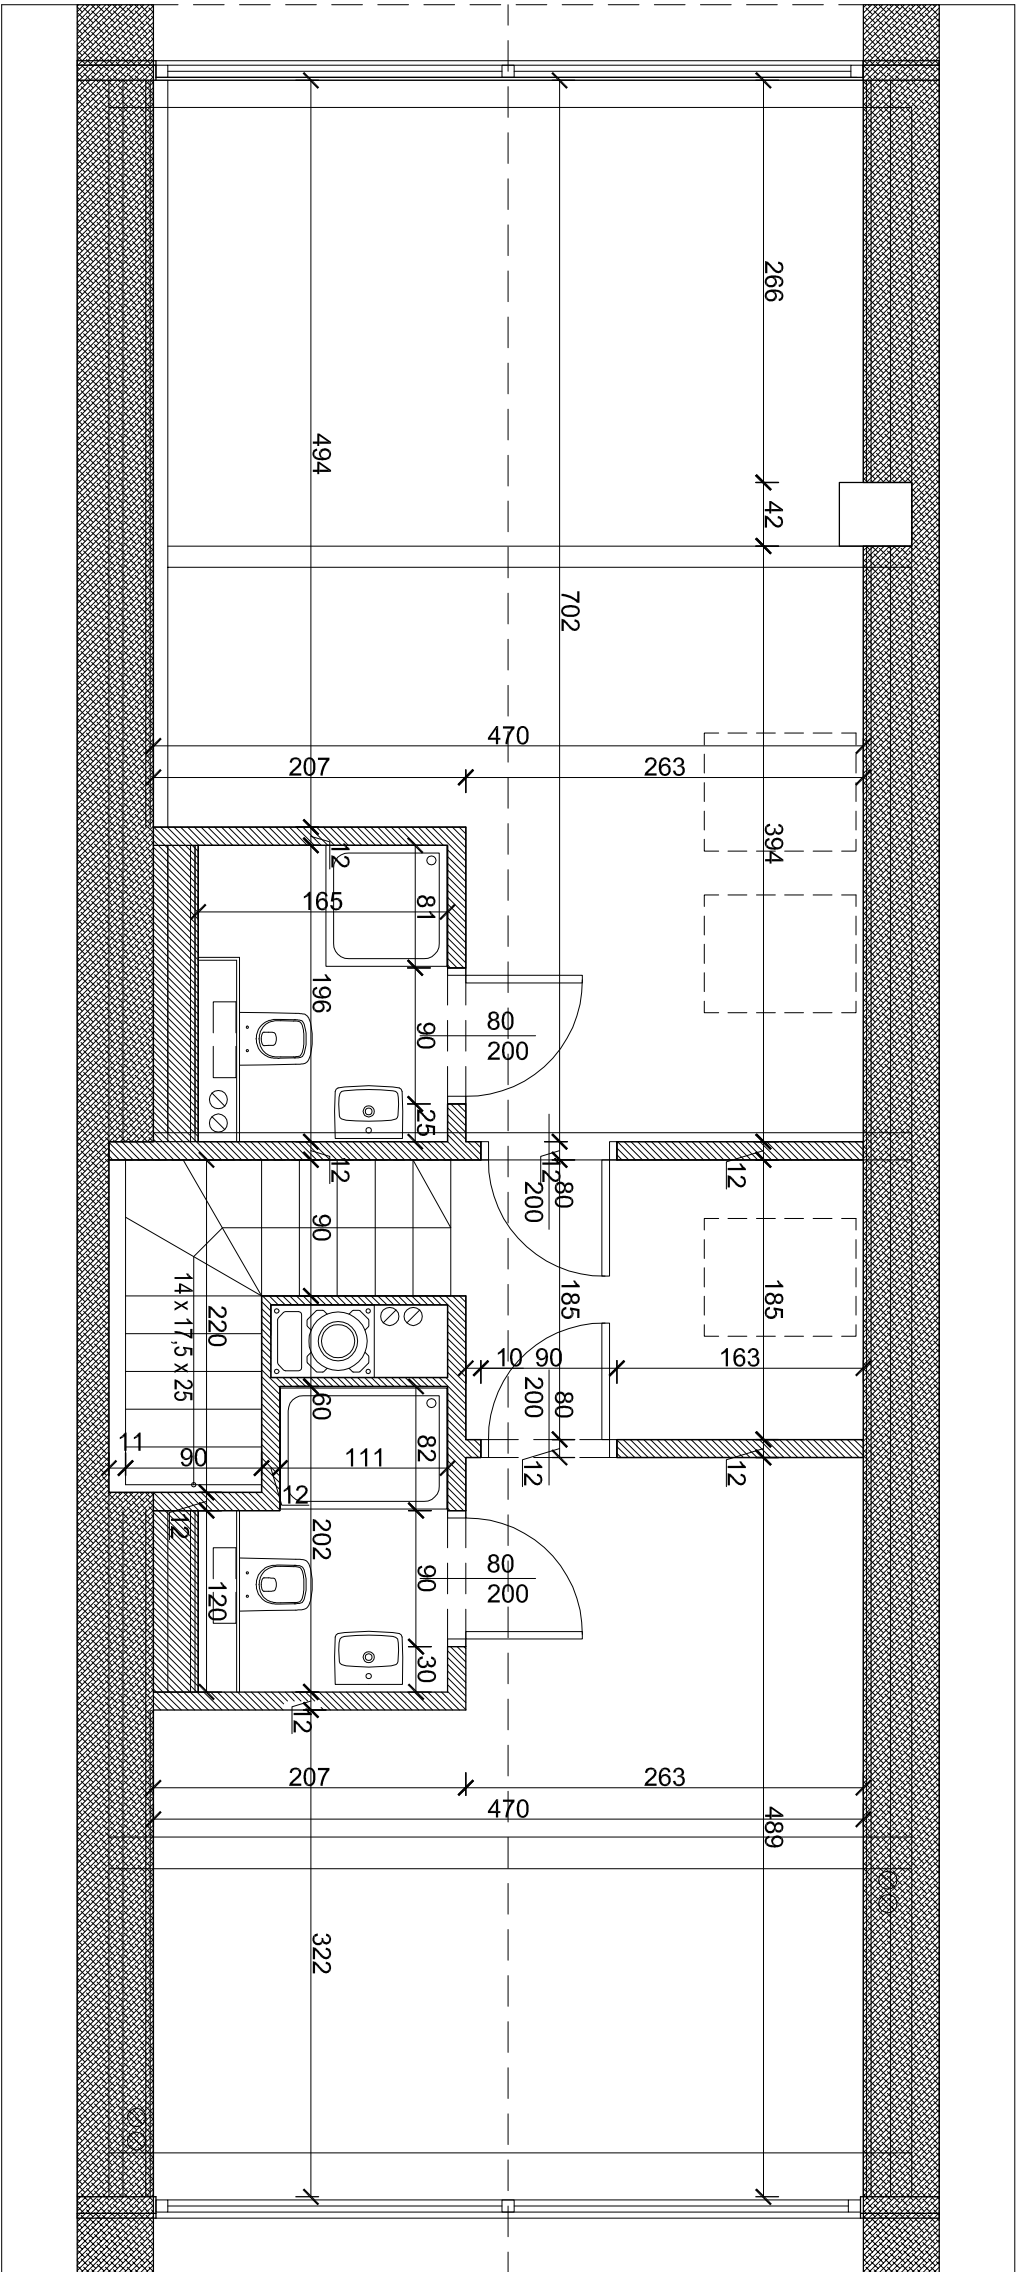

TEMAT :	BAZA GÓRSKA PRZY SZLAKU PTK W CIĘCINIE GÓRNEJ		
INWESTOR :	FUNDACJA GÓROM, ul. św. Katarzyny 187 34-350 CIĘCINA		
LOKALIZACJA :	dz nr 3563/11, Cięcina, gm. Węgierska Góra		
RYSUNEK :	RZUT PODDASZA		Data: 01.2024
AUTOR :	arch. Anna Mazurkiewicz	NR RYS. 02	Skala 1 : 50